

MAPA DO CELÓW PROJEKTOWYCH

skala 1:500

Województwo: śląskie


Powiat: raciborski

Jednostka ewidencyjna: Kuźnia Raciborska (241105_4)

Obręb: Kuźnia Raciborska (241105_4.0003)

Arkusze mapy zasadniczej:
6.128.23.14.2.2 (układ "2000")

poziom odniesienia: "Amsterdam", "Kronsztadt 86"

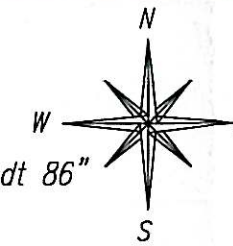

Granice przedmiotowej działki nr 151/9 oraz działek sąsiednich wniesiono na podstawie numerycznej mapy ewidencyjnej pozyskanej z PZGiK, z wymaganą przepisami dokładnością. Linia przerywaną wykreślono uzgodniony projekt budowy kanalizacji sanitarnej – Op. 54/2016.

Nie wyklucza się istnienia w terenie innych nie wykazanych na mapie urządzeń sieci uzbrojenia terenu, które nie były zgłoszone do inwentaryzacji powykonawczej. Mapa bez uzgodnień branżowych.


Nie badano słuszności gruntowych.

- zakres aktualizacji
- granice działek
- granice konturów klasyfikacyjnych
- linie rozgraniczające z MPZP
- punkty wysokościowe z pomiaru metodą GPS (w układzie "Kronsztadt 86")

SG.6642.2.1322.2017

Racibórz, dnia 13.12.2017 r.

BIURO USŁUG GEODEZYJNYCH
AZYMUT Marek Sebastian
ul. Szczecińska 16, 47-400 Racibórz
tel. (032) 414 03 03, 606 443 329
marek.sebastian_xi@wp.pl
NIP 639-134-04-52

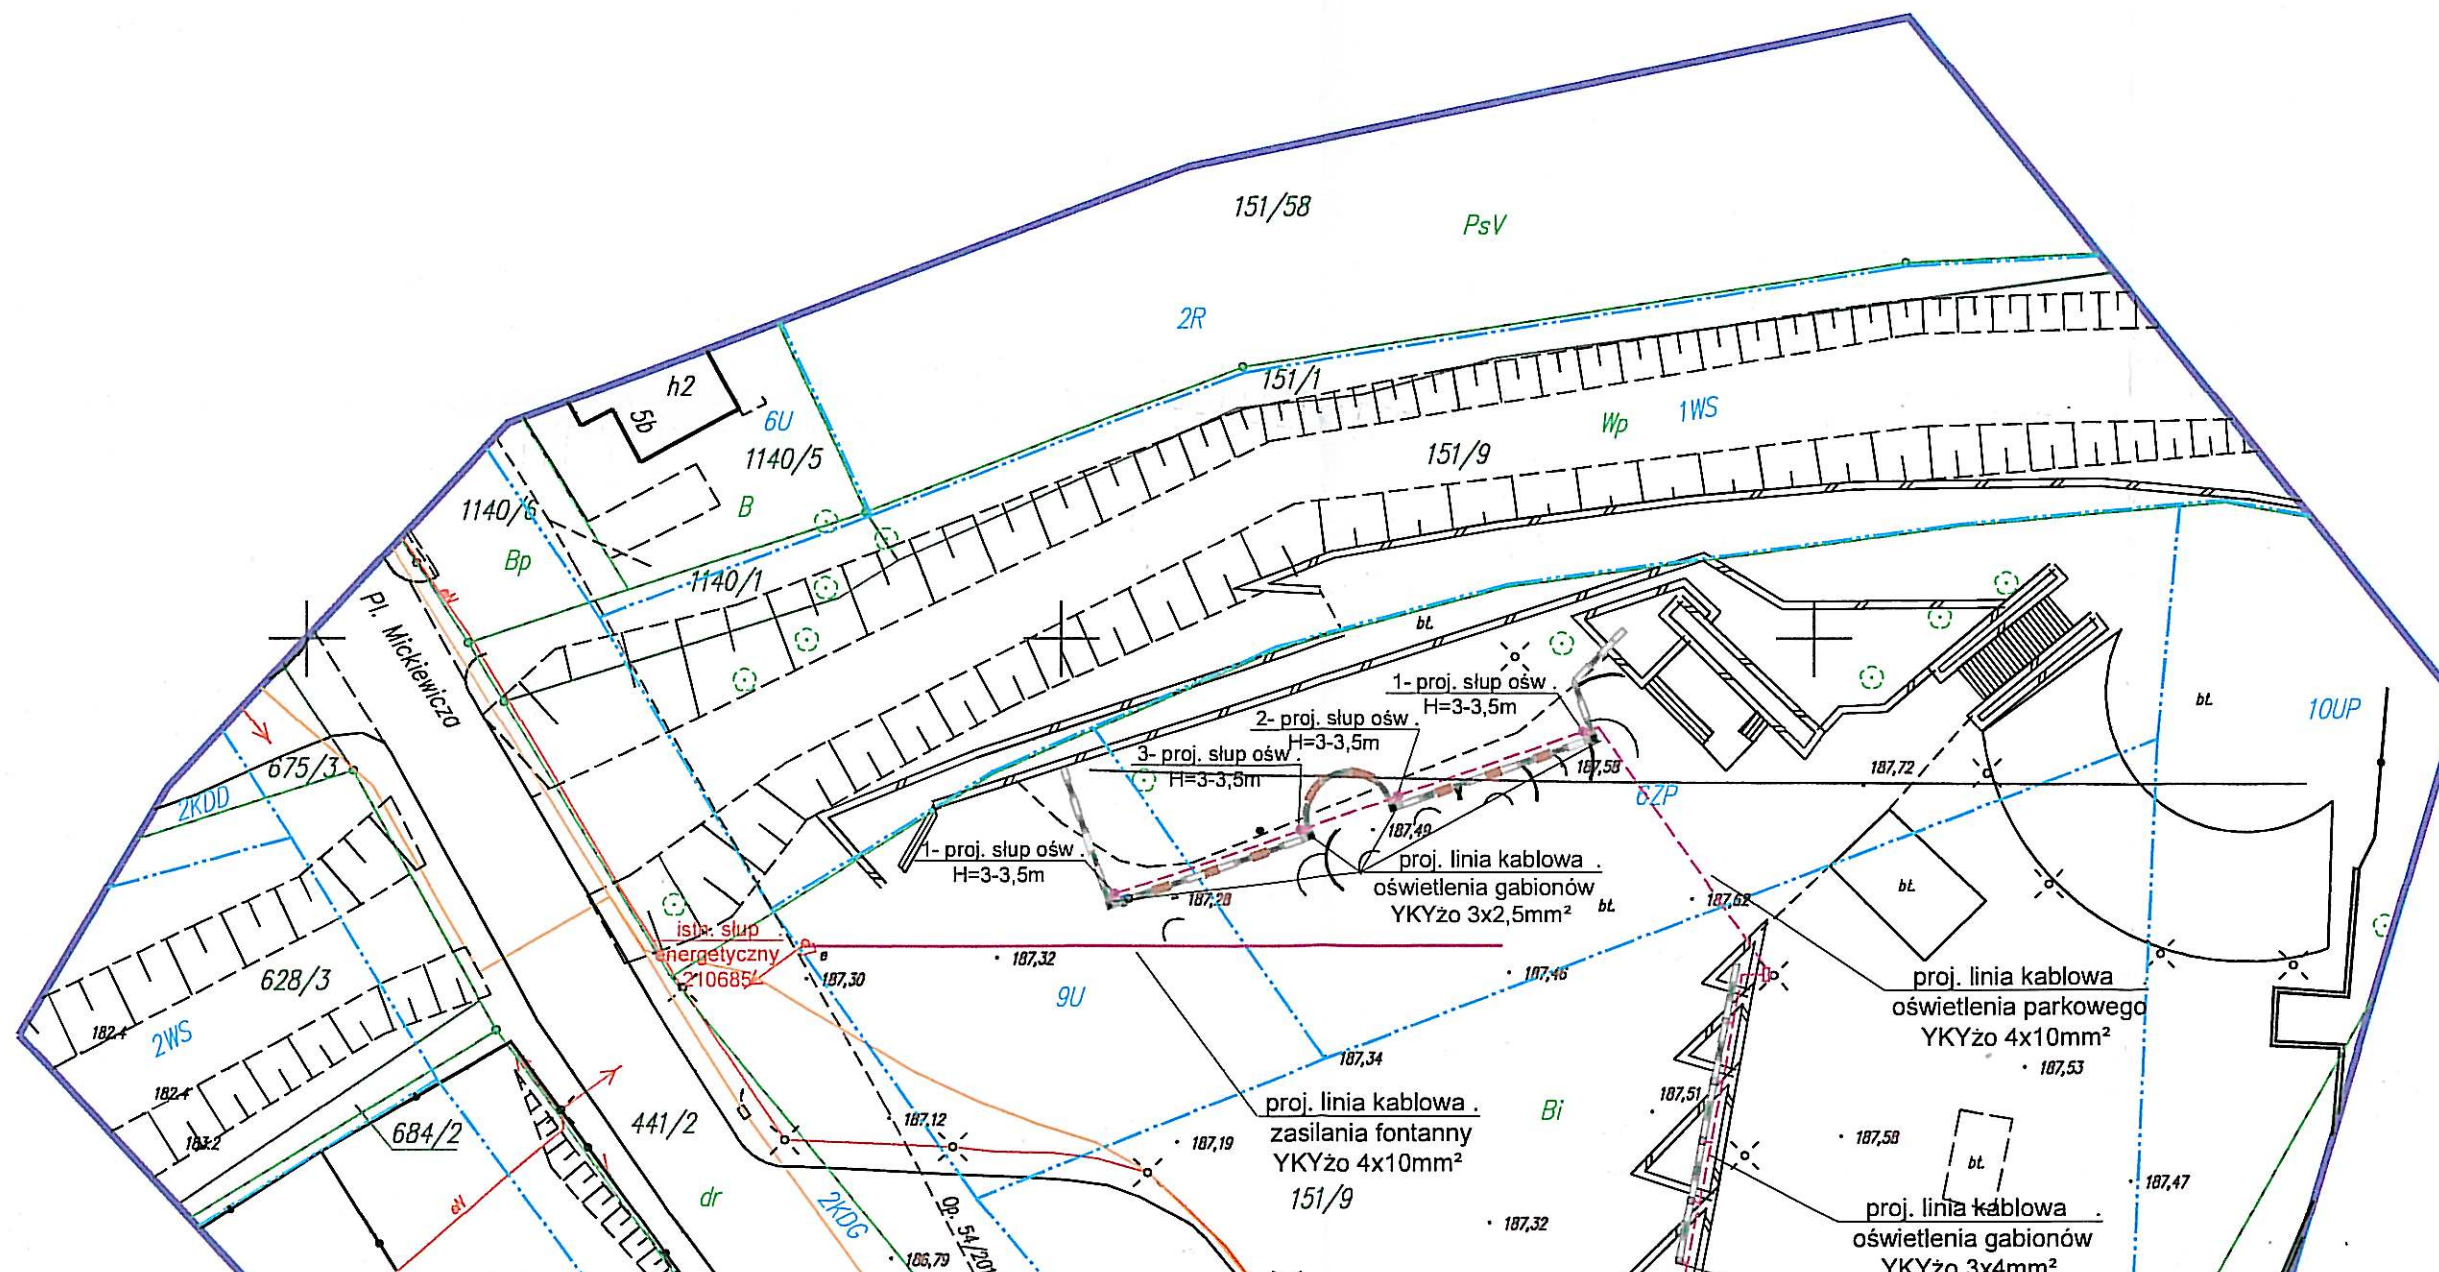



granica działki
zakres aktualizacji mapy
istniejące słupy oświetleniowe
istniejący wodociąg
istniejąca teletechnika
istniejąca kanalizacja
istniejący gazociąg
istniejąca linia energetyczna
istniejące złącze energetyczne
projektowana energetyczna linia
kablowa oświetlenia terenu Placu Zwycięstwa
projektowane słupy oświetleniowe
projektowana energetyczna linia
kablowa zasilania fontanny

mgr inż. KRYSTIAN TOMALA
uprawnienia do projektowania
i kierowania robotami
w zakresie: sieci instalacji i urządzeń
elektrycznych i elektroenergetycznych
Upr. nr 247/02

F.U. "ELTOM" Krystian Tomala; ul. Wolności 25; 47-420 Budziska				
Projekt zagospodarowania terenu mgr inż. KRYSZTOF TOMALA				
INWESTOR: Gmina Kuźnia Raciborska ul. Słowackiego 4 47-420 Kuźnia Raciborska	TEMAT: Budowa energetycznej sieci kablowej zasilania fontanny oraz oświetlenia terenu na Placu Zwycięstwa	PROJEKTANT: mgr inż. Krystian Tomala nr upraw. 247/02 Pracownia do projektowania elektrycznych i energetycznych instalacji urządzeń		
ADRES: Kuźnia Raciborska ul. Kościelna - Plac Zwycięstwa dz. 151/9	DATA: wrzesień 2018r	SKALA: 1:500	NR RYS.: 1	SPRAWDZAJĄCY: mgr inż. Krystian Tomala nr upraw. 247/02