


OZNACZENIA SYMBOLI:

PA - przelew awaryjny DN200
M - Manometr
F - Filtr piaskowy
P - Pompa fontanna moc 1.1kW
ZAS - Zawór antyskażeniowy
EZ - Elektrozawór
CSSZ - Centralna szafa sterująco-zasilająca
GRZ - Grzejnik
WW - Wentylacja wywiewna D100
WN - Wentylacja nawiewna D100
PF - Pompa filtracyjna
OW - Odptyw wody z dysz - DN 65
ZE - Zasilanie elektryczne
DW - Doptyw wody do dysz - DN50
ZZW - Zawór zwrotny

SCHEMAT TECHNOLOGICZNY FONTANNY POSADZKOWEJ

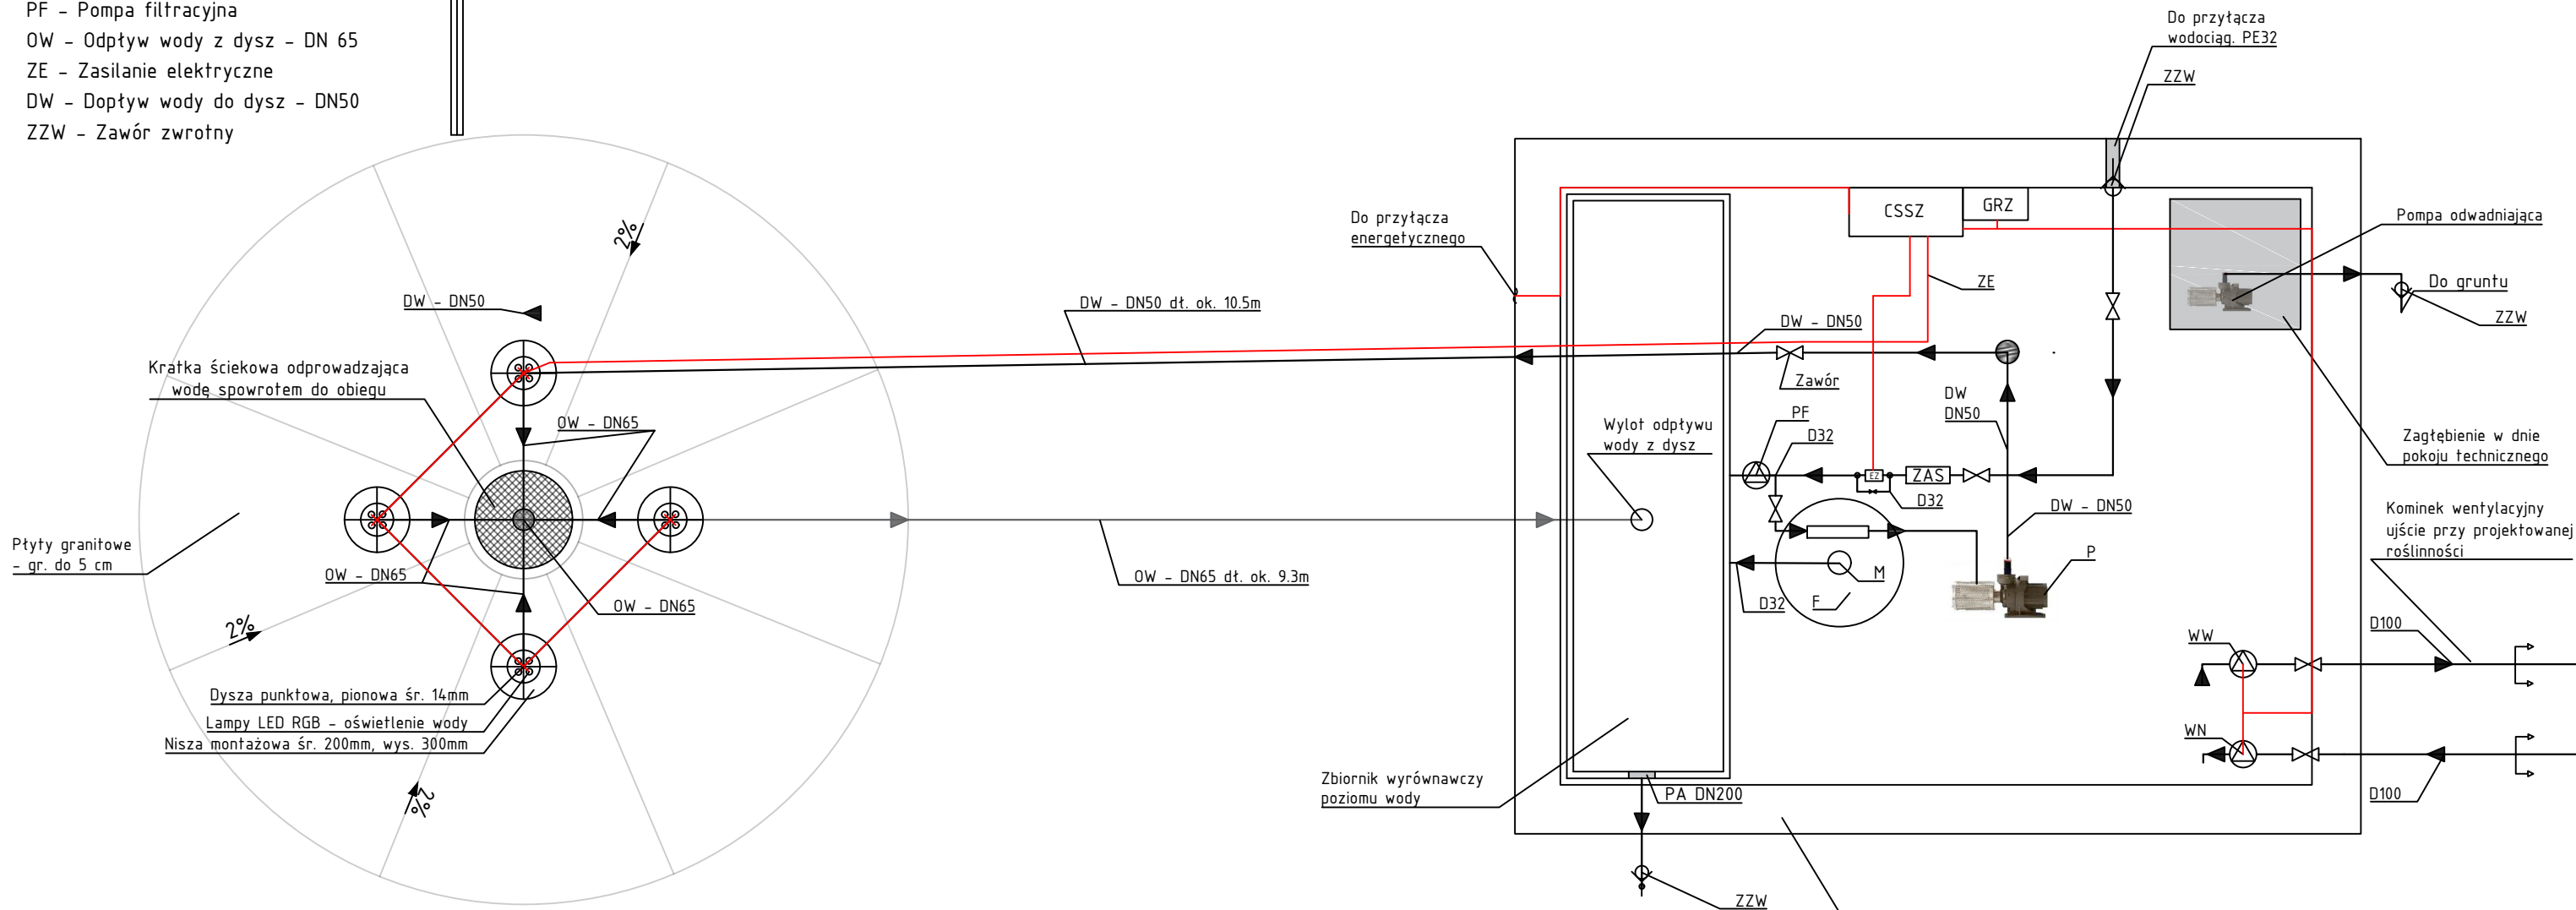

PROJEKT ZAGOSPODAROWANIA TERENU - PLAC ZWYCIĘSTWA W MIEŚCIE KUŹNIA RACIBORSKA			
Inwestor	Gmina Kuźnia Raciborska ul. Stowackiego 4 47-420 Kuźnia Raciborska Burmistrz miasta Kuźnia Raciborska - Paweł Macha		
Lokalizacja	Miasto Kuźnia Raciborska, obręb ewidencyjny 0003 Kuźnia Raciborska działka nr 151/9 - Plac Zwycięstwa		
Projektant	inż. arch. Beata Chorzelewska inż. arch. Dżesika Nowak	Skala 1:20	
Sprawdził	Jerzy Michalak upr. nr 347/84 i nr 323/85		Data 06.04.2018r.
Nazwa rysunku	Schemat technologiczny fontanny - rzut		Nr rys. 6