
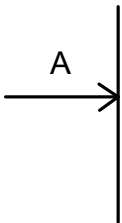


Obszar opracowania

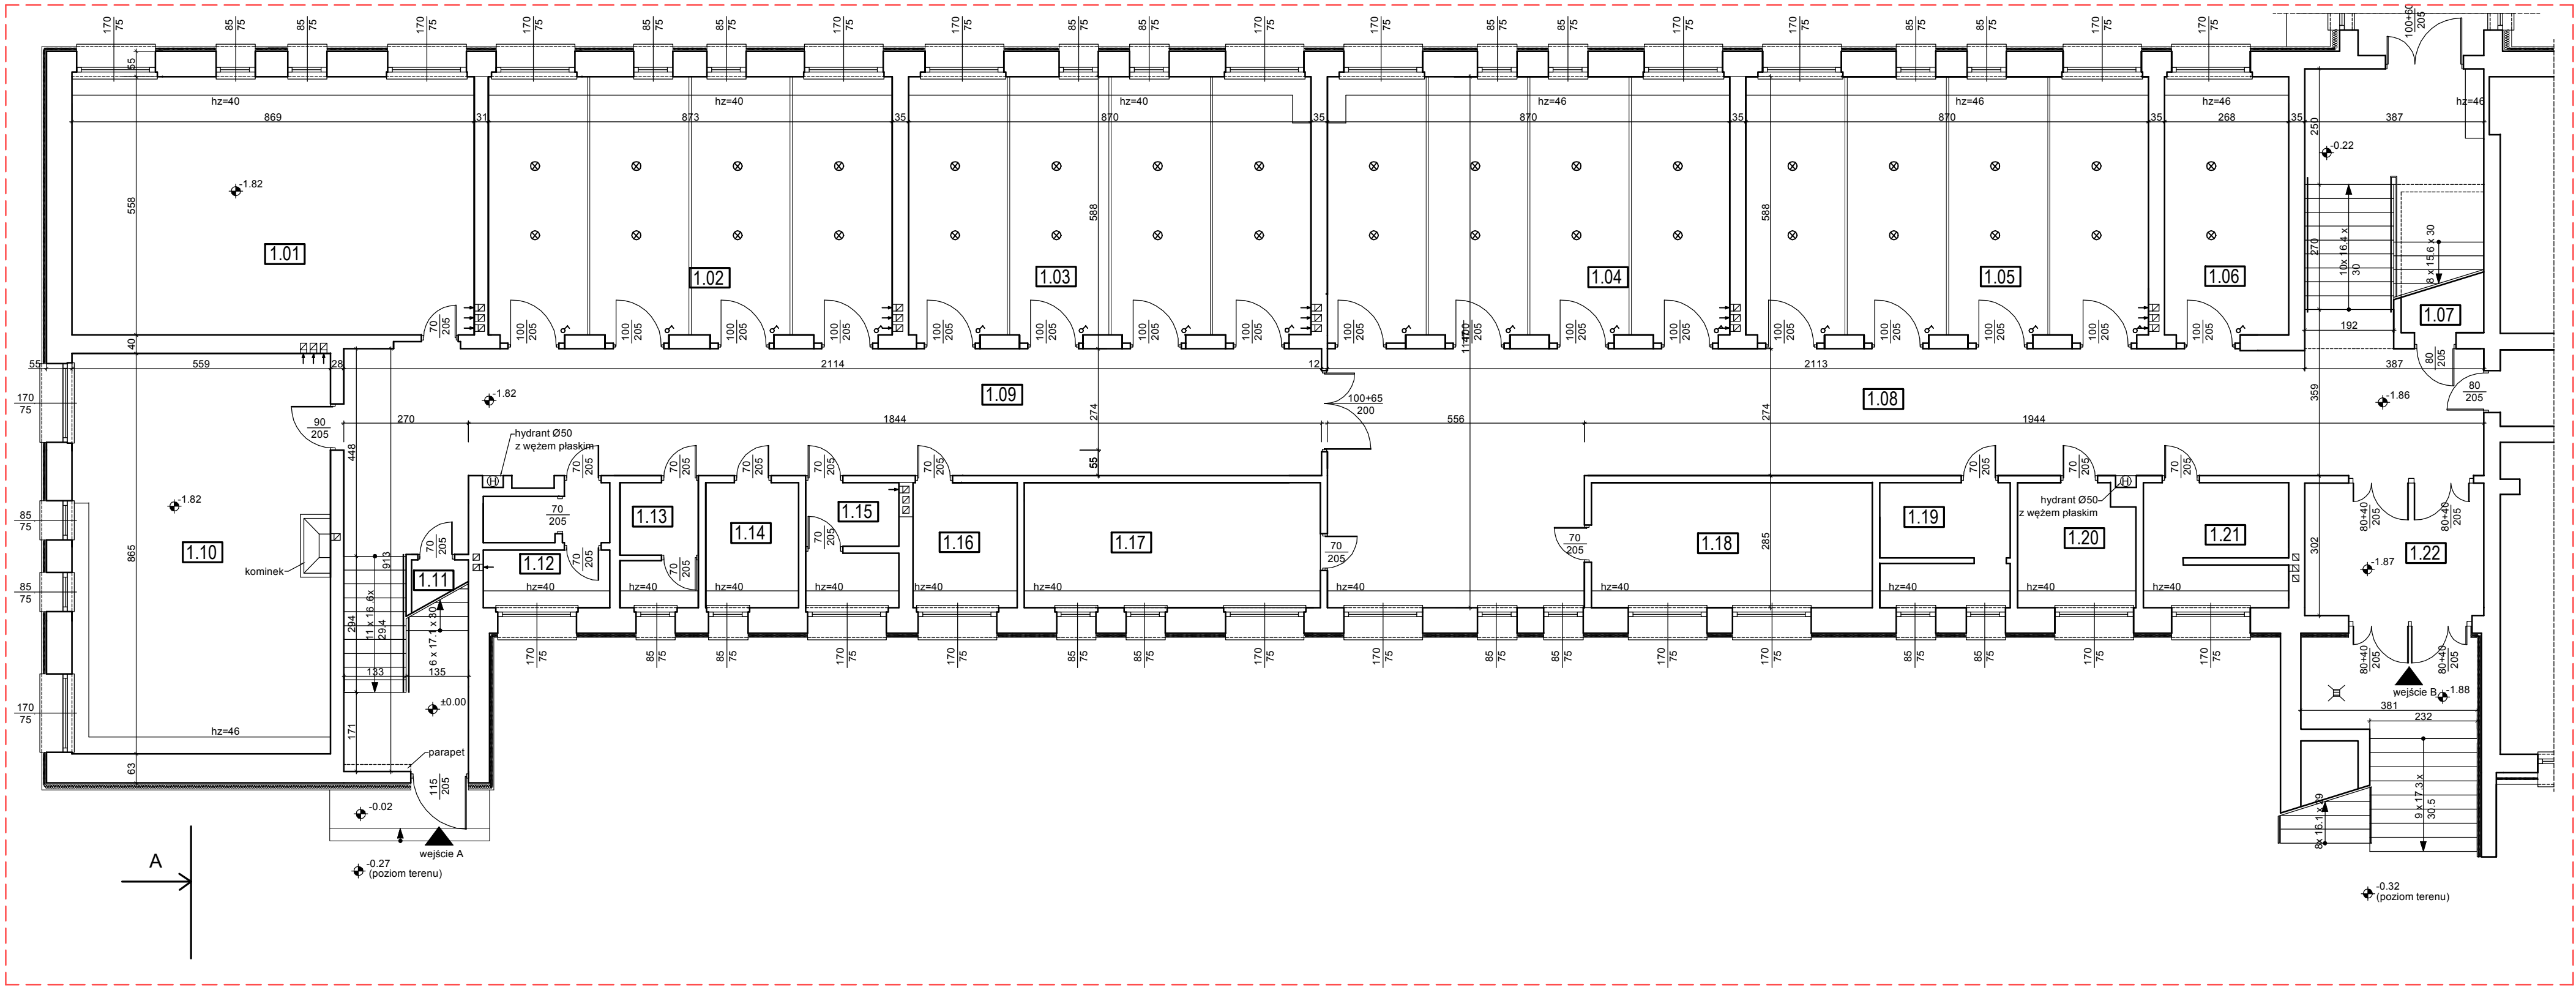

LEGENDA

- PLAFONIERA LAMPY LED W SZATNI
- KONTAKT DO SZATNI

Nr	Nazwa pomieszczenia	Pow. użytkowa (m²)	Posadzka
1.01	sala nr 1	48,72	plytki ceramiczne
1.02	szatnia	48,72	plytki ceramiczne
1.03	szatnia	48,72	plytki ceramiczne
1.04	szatnia	48,72	plytki ceramiczne
1.05	szatnia	48,72	plytki ceramiczne
1.06	szatnia	15,28	plytki ceramiczne
1.07	pomieszczenie gospodarcze nr 1	10,36	plytki ceramiczne
1.08	korytarz	87,91	plytki ceramiczne
1.09	korytarz	62,70	plytki ceramiczne
1.10	sala nr 2	47,81	plytki ceramiczne
1.11	pomieszczenie gospodarcze nr 2	5,03	plytki ceramiczne
1.12	pomieszczenie gospodarcze nr 3	8,12	plytki ceramiczne
1.13	pomieszczenie gospodarcze nr 4	4,84	plytki ceramiczne
1.14	pomieszczenie gospodarcze nr 5	5,7	plytki ceramiczne
1.15	pomieszczenie gospodarcze nr 6	5,78	plytki ceramiczne
1.16	pomieszczenie gospodarcze nr 7	7,12	plytki ceramiczne
1.17	pomieszczenie gospodarcze nr 8	17,58	plytki ceramiczne
1.18	pomieszczenie gospodarcze nr 9	16,41	plytki ceramiczne
1.19	pomieszczenie gospodarcze nr 10	8,13	plytki ceramiczne
1.20	pomieszczenie gospodarcze nr 11	7,41	plytki ceramiczne
1.21	pomieszczenie gospodarcze nr 12	9,3	plytki ceramiczne
1.22	wiatrołap	11,14	plytki ceramiczne
Razem		674,12	

PROJEKT
RZUT PIWNICY

TEMAT: Utworzenie pomieszczeń szatni w piwnicy Szkoły Podstawowej im. Jana Wawrzynka w Kuźni Raciborskiej		
ADRES INWESTYCJI: KUŹNIA RACIBORSKA, UL. PIASKOWA 28, DZ. NR 321/25.317		
INWESTOR: GMINA KUŹNIA RACIBORSKA, UL. SŁOWACKIEGO 4, 47-420 KUŹNIA RACIBORSKA		
ARCHITEKT:	DATA: LUTY 2019	NR. RYS. 4
	SKALA: 1:100	
	ARKUSZ: A2	
OPRACOWAŁ: ADAM SIWCZYK		