



PRZEKRÓJ PODŁUŻNY

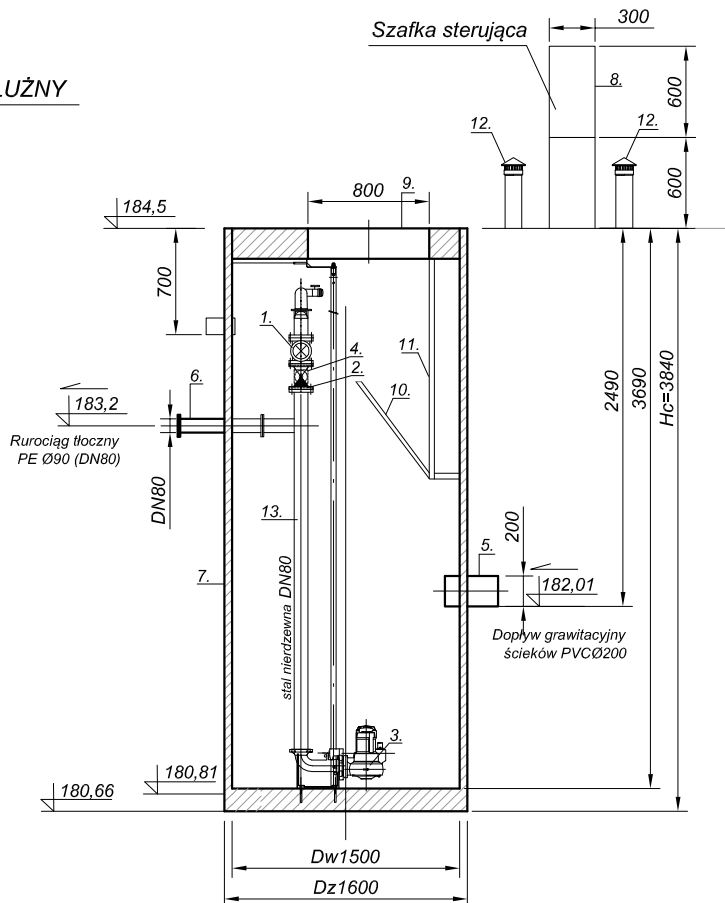

WIDOK Z GÓRY

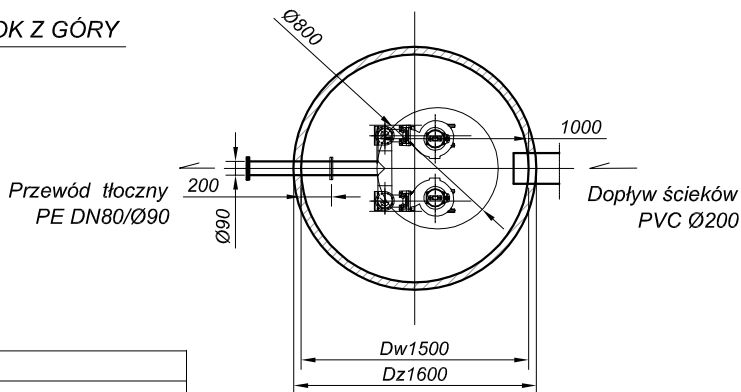

1.	Zasuwa odcinająca DN80/żeliwo sferoidalne - 2 szt.
2.	Zawór zwrotny DN80/żeliwo sferoidalne - 2 szt.
3.	Pompa KSB Amarex NF 65-170/042 LG-146 - 2 szt ; Q - 5,3 l/s ; Hp- 17m
4.	Przepływomierz elektromagnetyczny DN80
5.	Króciec dopływowy PCV Ø200
6.	Króciec tłoczny PE DN80. Zakończony kołnierzem na zewnątrz zbiornika
7.	Zbiornik pompowni. Polimerbeton Dw=1500mm, Hc=3840mm
8.	Szafka sterownicza
9.	Właz wejściowy Ø800mm
10.	Pomost obsługowy, ze stali nierdzewnej (wg PN 0H18N9)
11.	Drabinka zejściowa, ze stali nierdzewnej (wg PN 0H18N9)
12.	Wentylacja grawitacyjna PE Ø110 z wkładem z węgla aktywnego
13.	Instalacja tłoczna pompowni DN80, ze stali nierdzewnej (wg PN 0H18N9)

UWAGA!

- prowadnice pompy, wykonane ze stali nierdzewnej (wg PN 0H 18N9),
- wszystkie elementy mocujące wewnątrz pompowni wykonane ze stali nierdzewnej (wg PN 0H 18N9),

Tytuł rysunku:

PRZEKRÓJ
PODŁUŻNY I POPRZECZNY PRZEPOMPOWNI
ŚCIEKÓW KANALIZACYJNYCH

Obiekt: BUDOWA PRZYŁĄCZA KANALIZACJI CIŚNIENIOWEJ
DO DZIAŁKI NR 415/9 ZLOKALIZOWANEJ PRZY ULICY TARTACZNEJ
W KUŹNI RACIBORSKIEJ

Inwestor :

URZĄD MIASTA
UL. SŁOWACKIEGO 4
47-420 KUŹNIA RACIBORSKA

Stadium

PROJEKT BUDOWLANY

Nr projektu

REDDO
PRZEDSIĘBIORSTWO ROBÓT BUDOWLANYCH I INSTALACYJNYCH

„REDDO”
Przedsiębiorstwo Robót
Budowlano – Instalacyjnych
ul. Krokusów 11
44-152 Gliwice

Skala
1:50

Numer rysunku

02

Nazwisko	upr.nr	Data	Podpis
Projektował: mgr inż. Sylwia Machulik	SLK/8602/ PWBS/19	listopad 2019	